


LEGENDE

- Eau
- Eau Potable
- Eau Pluie
- Eau Recyclée
- Eau Recyclée (à l'usage des toilettes)
- Eau Recyclée (à l'usage des lavabos)
- Eau Recyclée (à l'usage des douches)
- Eau Recyclée (à l'usage des bains)
- Eau Recyclée (à l'usage des lavandoirs)
- Eau Recyclée (à l'usage des lave-vaisselle)
- Eau Recyclée (à l'usage des lave-linge)
- Eau Recyclée (à l'usage des lave-seche linge)
- Eau Recyclée (à l'usage des lave-vaisselle industriels)
- Eau Recyclée (à l'usage des lave-linge industriels)
- Eau Recyclée (à l'usage des lave-seche linge industriels)
- Eau Recyclée (à l'usage des lave-vaisselle domestiques)
- Eau Recyclée (à l'usage des lave-linge domestiques)
- Eau Recyclée (à l'usage des lave-seche linge domestiques)

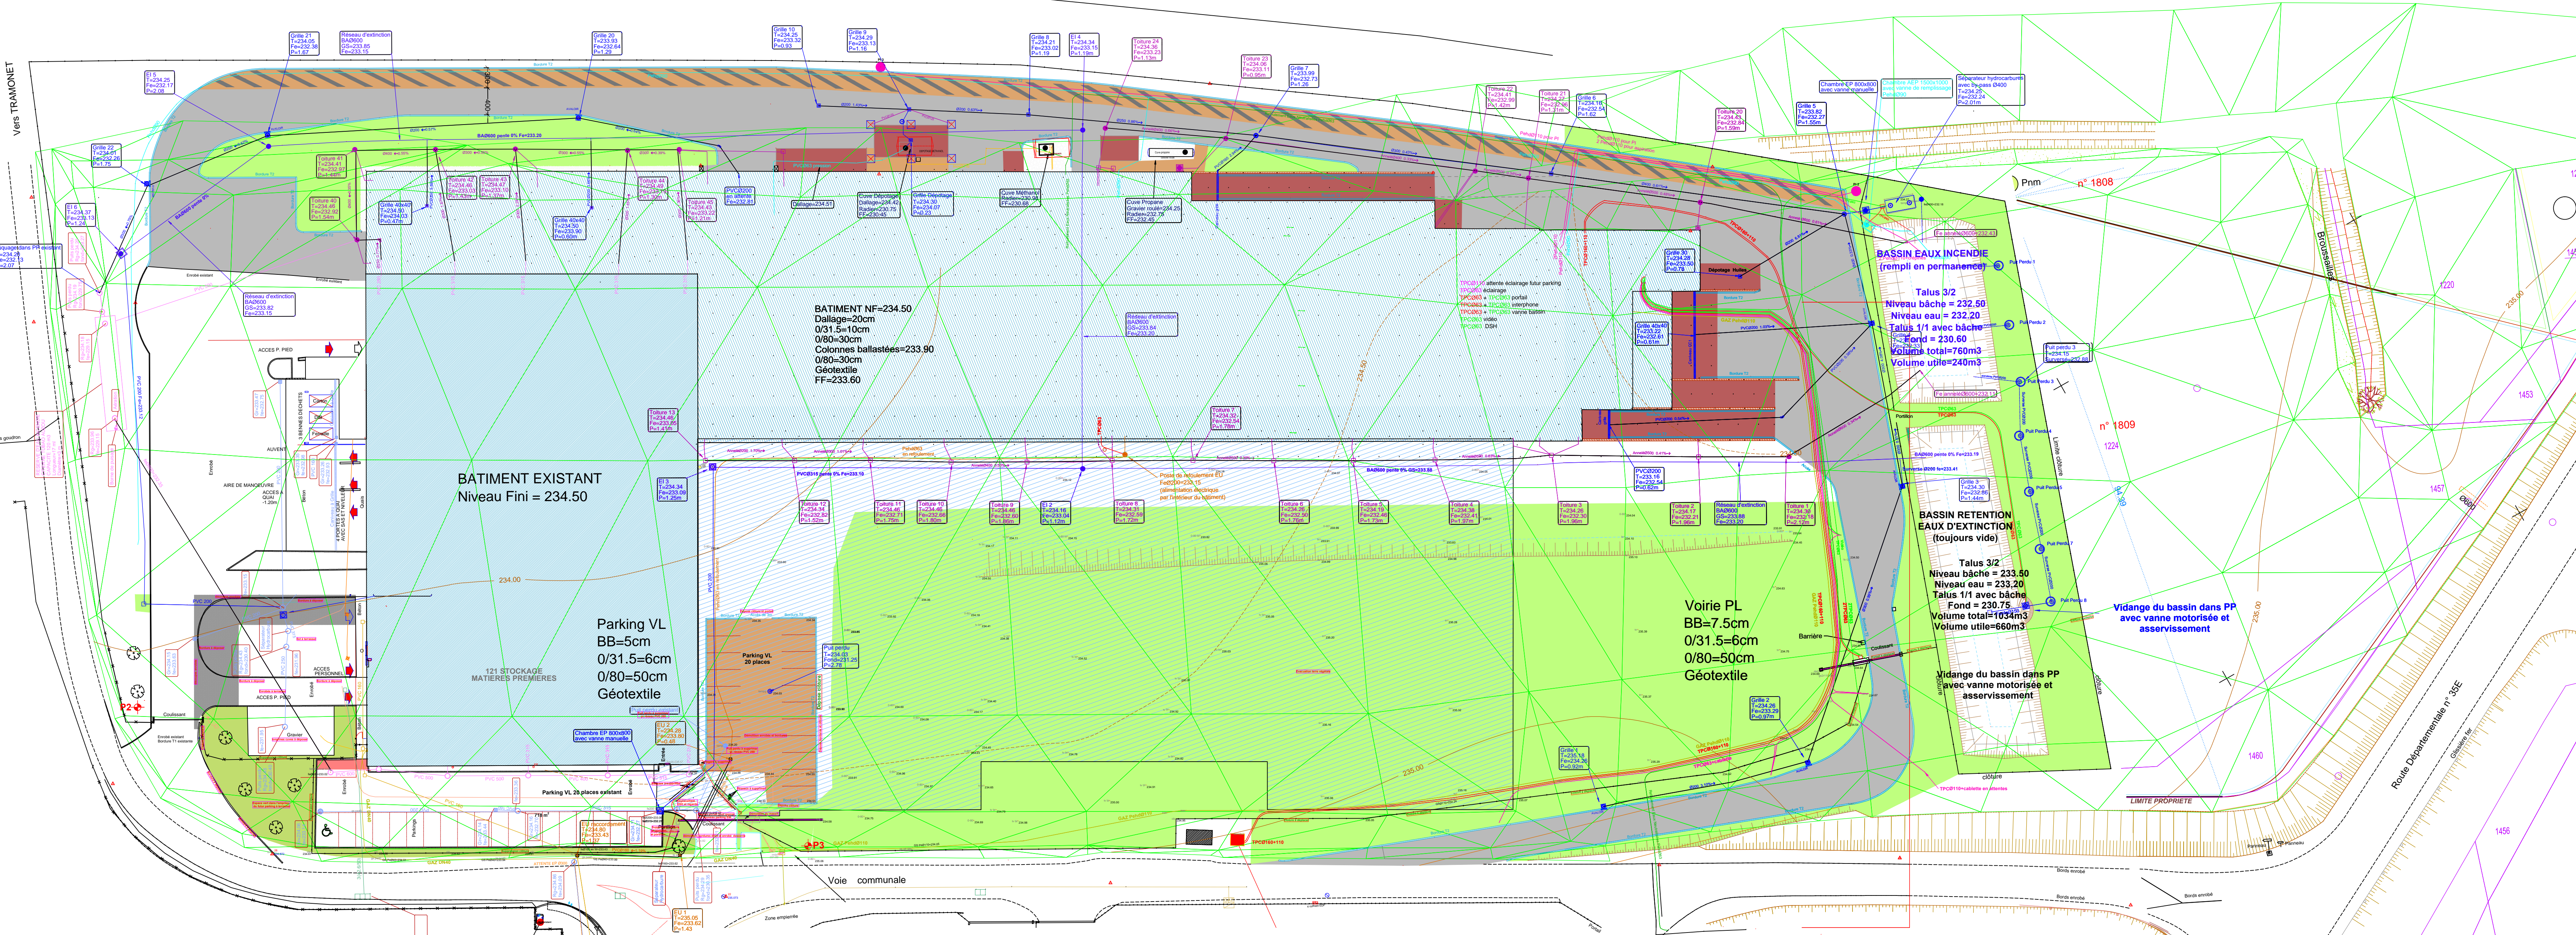

| | | | |
|-------------------------------------------------------------------------------------------------------------------------------------|------------|------------------------------------------------------------------------------------------|-------|
| 1 | 31/05/2021 | MAJ IMPLANTATION TRAITEMENT BIODIARRHÉE EN FACIÈRE SUD | RSU |
| 2 | 03/05/2021 | MAJ AIRE POMPIER FACIÈRE SUD + IMPLANTATION PASSERELLE BASSIN | RSU |
| 3 | 20/01/2019 | MAJ TRACE DEVOIEMENT RESEAU MT + GAZ | JFR |
| 4 | 12/10/2018 | EDITION ORIGINALE - EMISSION DCE | JFR |
| 5 | | MODIFICATION | |
| NOTA | | COTES DONNEES A TITRE INDICATIF, NON VALABLES POUR EXECUTION | |
| MAITRISE D'OUVRAGE | | EXPLOITANT | |
| | | Z:\A_PROJECT\ARCHITECTURE\LOGOS\LOGOAGRATI.FR\LOGO_AGRATI_1.jpg | |
| SAS DEVELOPPEMENT 137 RUE François GUISE 73 500 CHAMBERY TEL: 04 79 75 32 85 Mob: 06 30 67 52 29 Mail: jacoste@sas73.fr | | AGRATI LA BRIDOIRE SARL 640 ROUTE DU LAC 73 500 LA BRIDOIRE TEL: 04 79 31 24 00 | |
| PROJET : | | AGRATI FRANCE | |
| | | SITE D'AVRESSIEUX - PHASE 2 | |
| | | PLAN DE MASSE PROJET ENSEMBLE | |
| ARCHITECTES | | | |
| ARCHI <small>maître architectes</small> | | | |
| BATIMENT AWC 503 CHEMIN DES FONTAINES 38 100 BÉGINN | | | |
| ECHELLE : 1/500 | | DATE : 31 / 05 / 2021 | |
| Nom du Fichier | | | |
| DCE-PLA-2015-118-002-001-D | | | |
| Project | Phase | Plan | Titre |